


役場庁舎電気設備図面(S48)

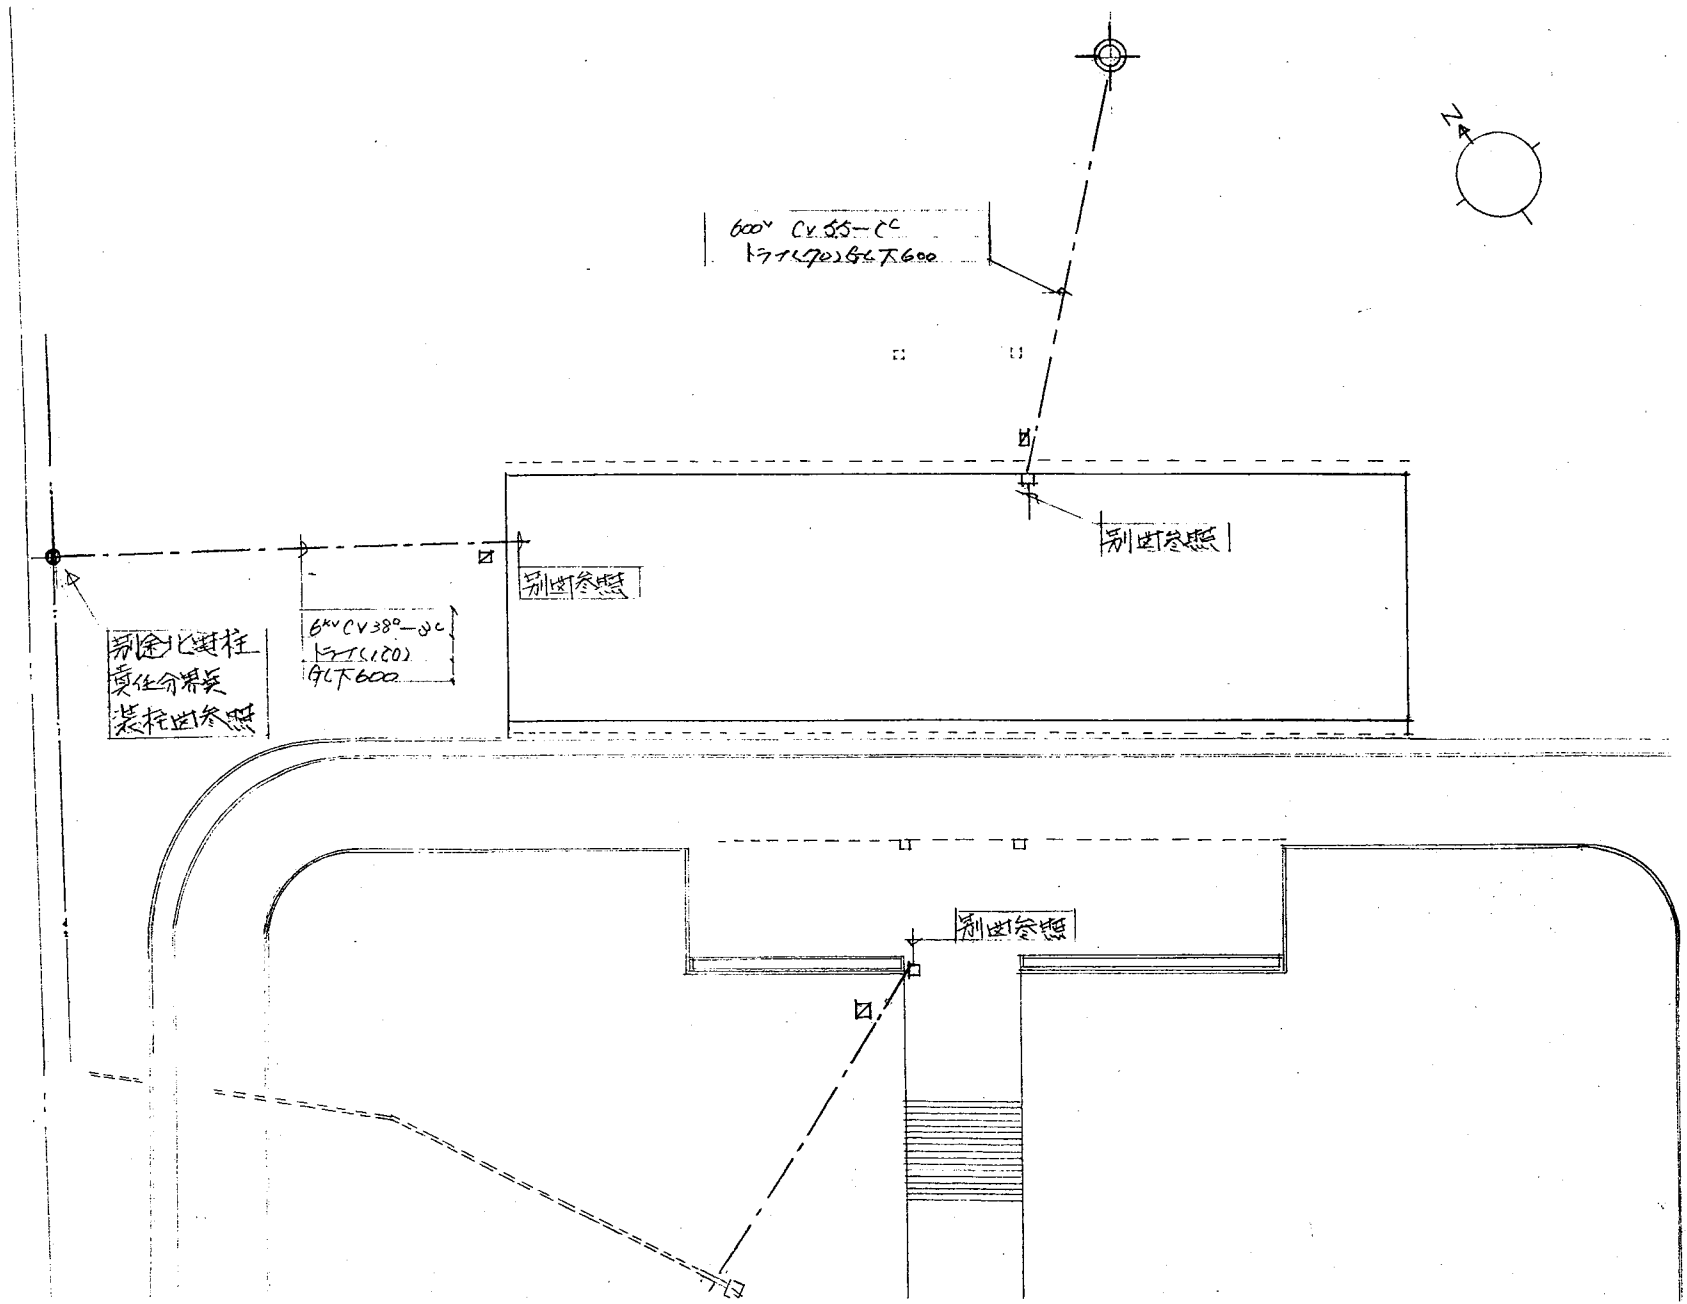

600V CV 55-CC
SYTC(100)
9LT 600

 
別途仕様
責任分界点
表記図参照


600V CV 38-JC
SYTC(100)
9LT 600

別途仕様

別途仕様

別途仕様




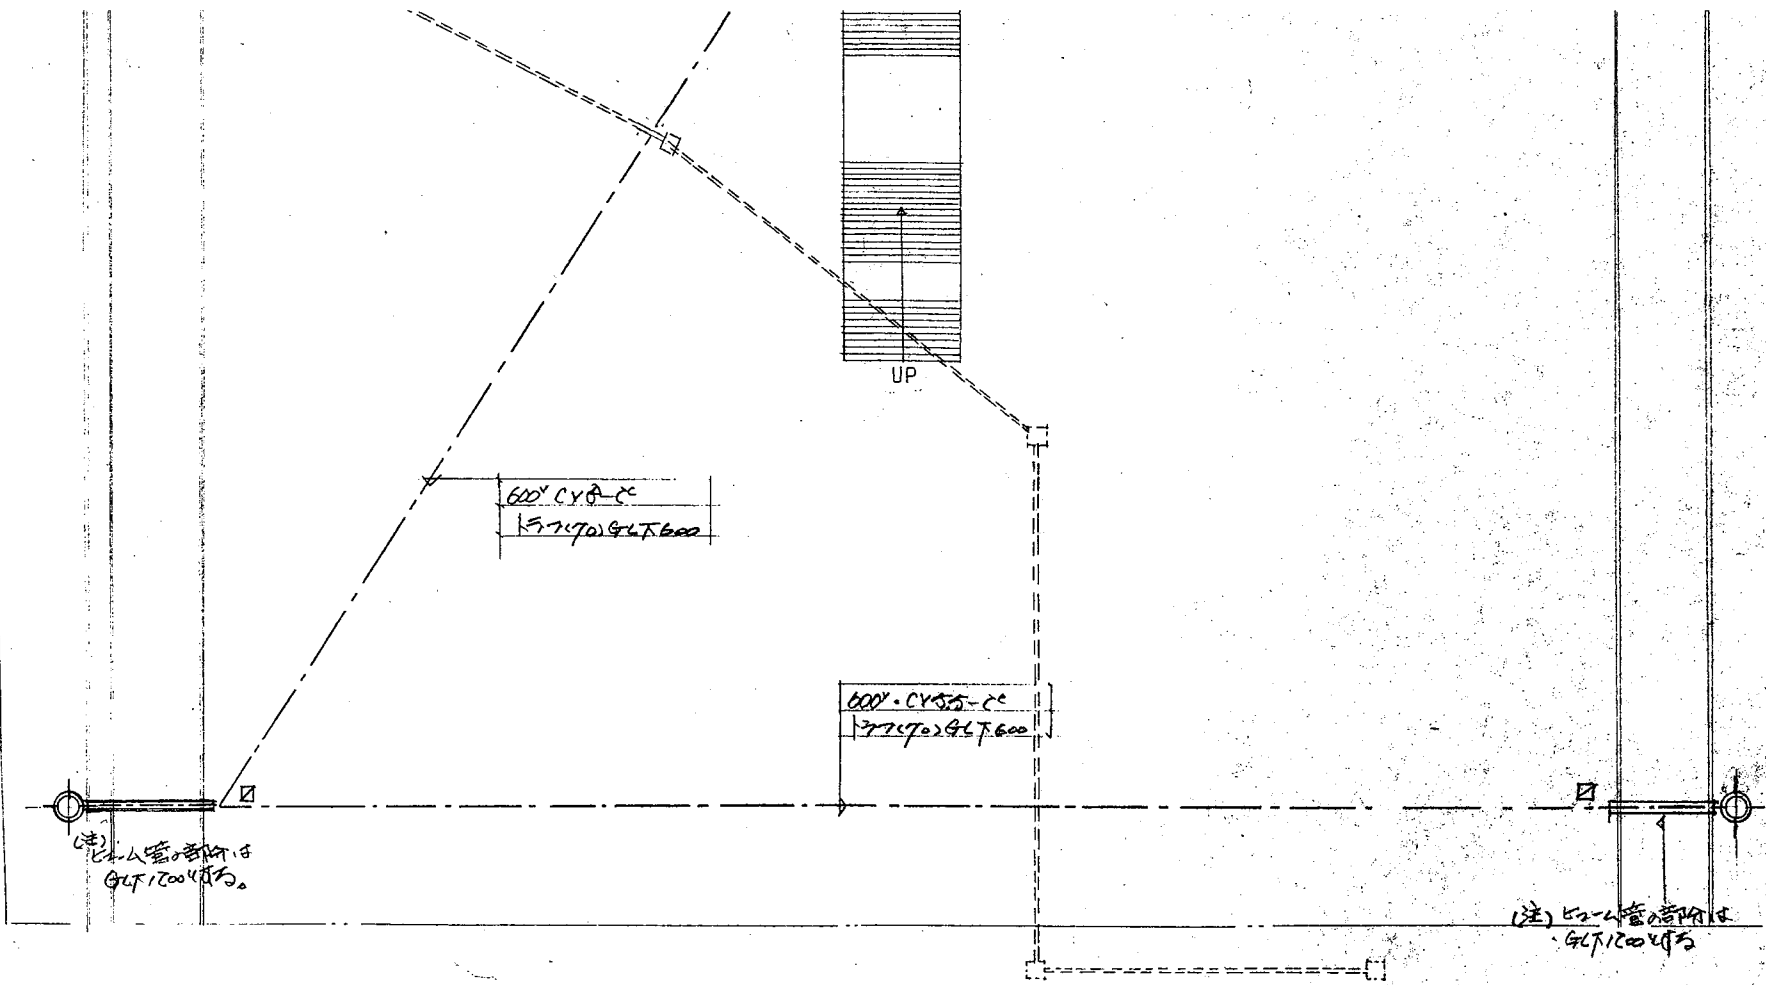

配管径 1.5 = 1/300

工事名	大樹町役場庁舎新築工事	年月日	NO.
図面名	構内配電線路 外灯設備図	縮尺	1/300
桂建築設計事務所	一級建築士事務所 登録北海道知事登録(石)第483号 一級建築士 第4792号 武田 匠 雄	計画 製作 調査	E 2

役場庁舎イントラネット整備図(H13)

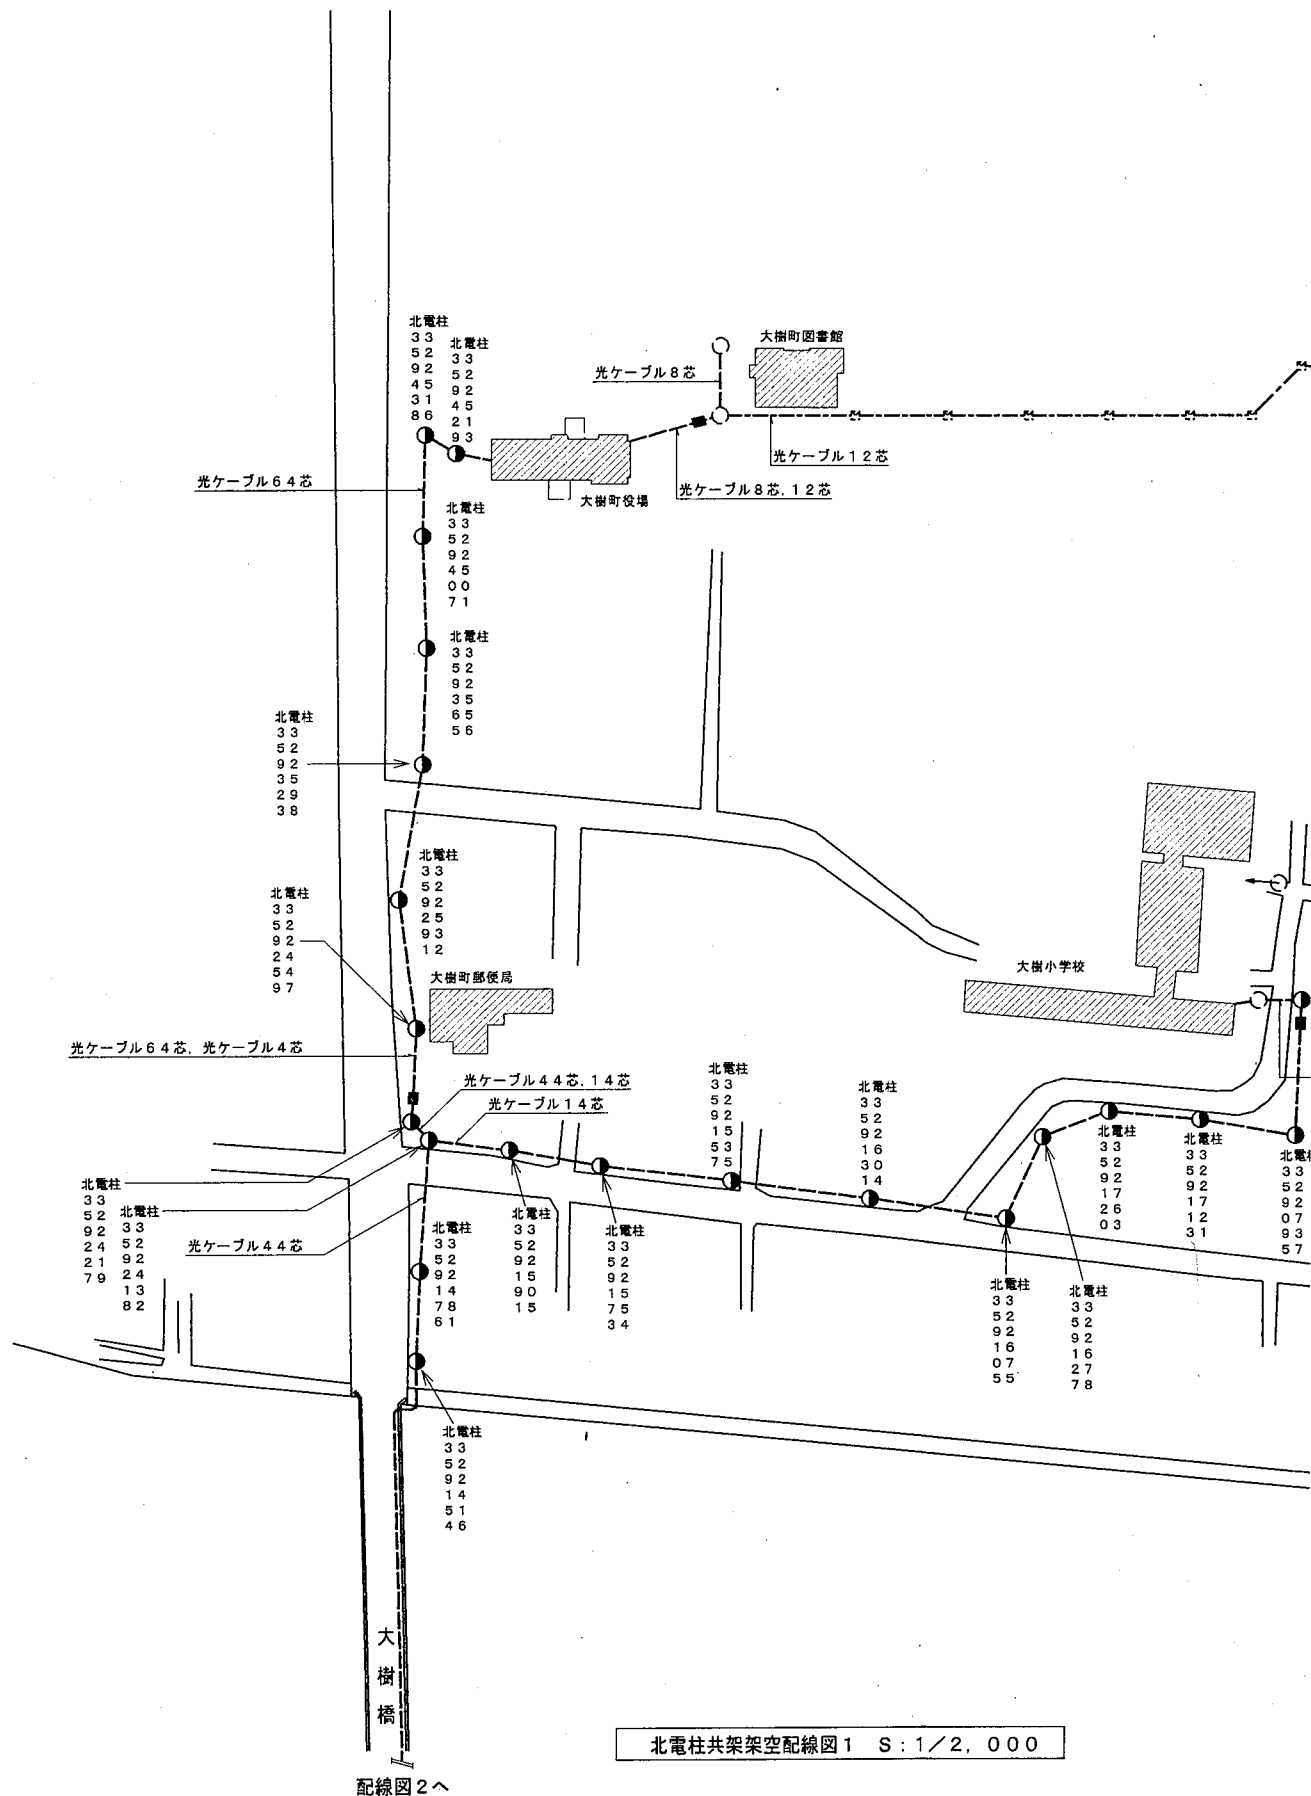

配線図2へ

北電柱共架架空配線図1 S:1/2,000

名	北電柱共架架空配線図1		縮	1/2,000	縮	設計年月日	平成13年9月30日	大樹
	称							

ネット基盤整備工事